


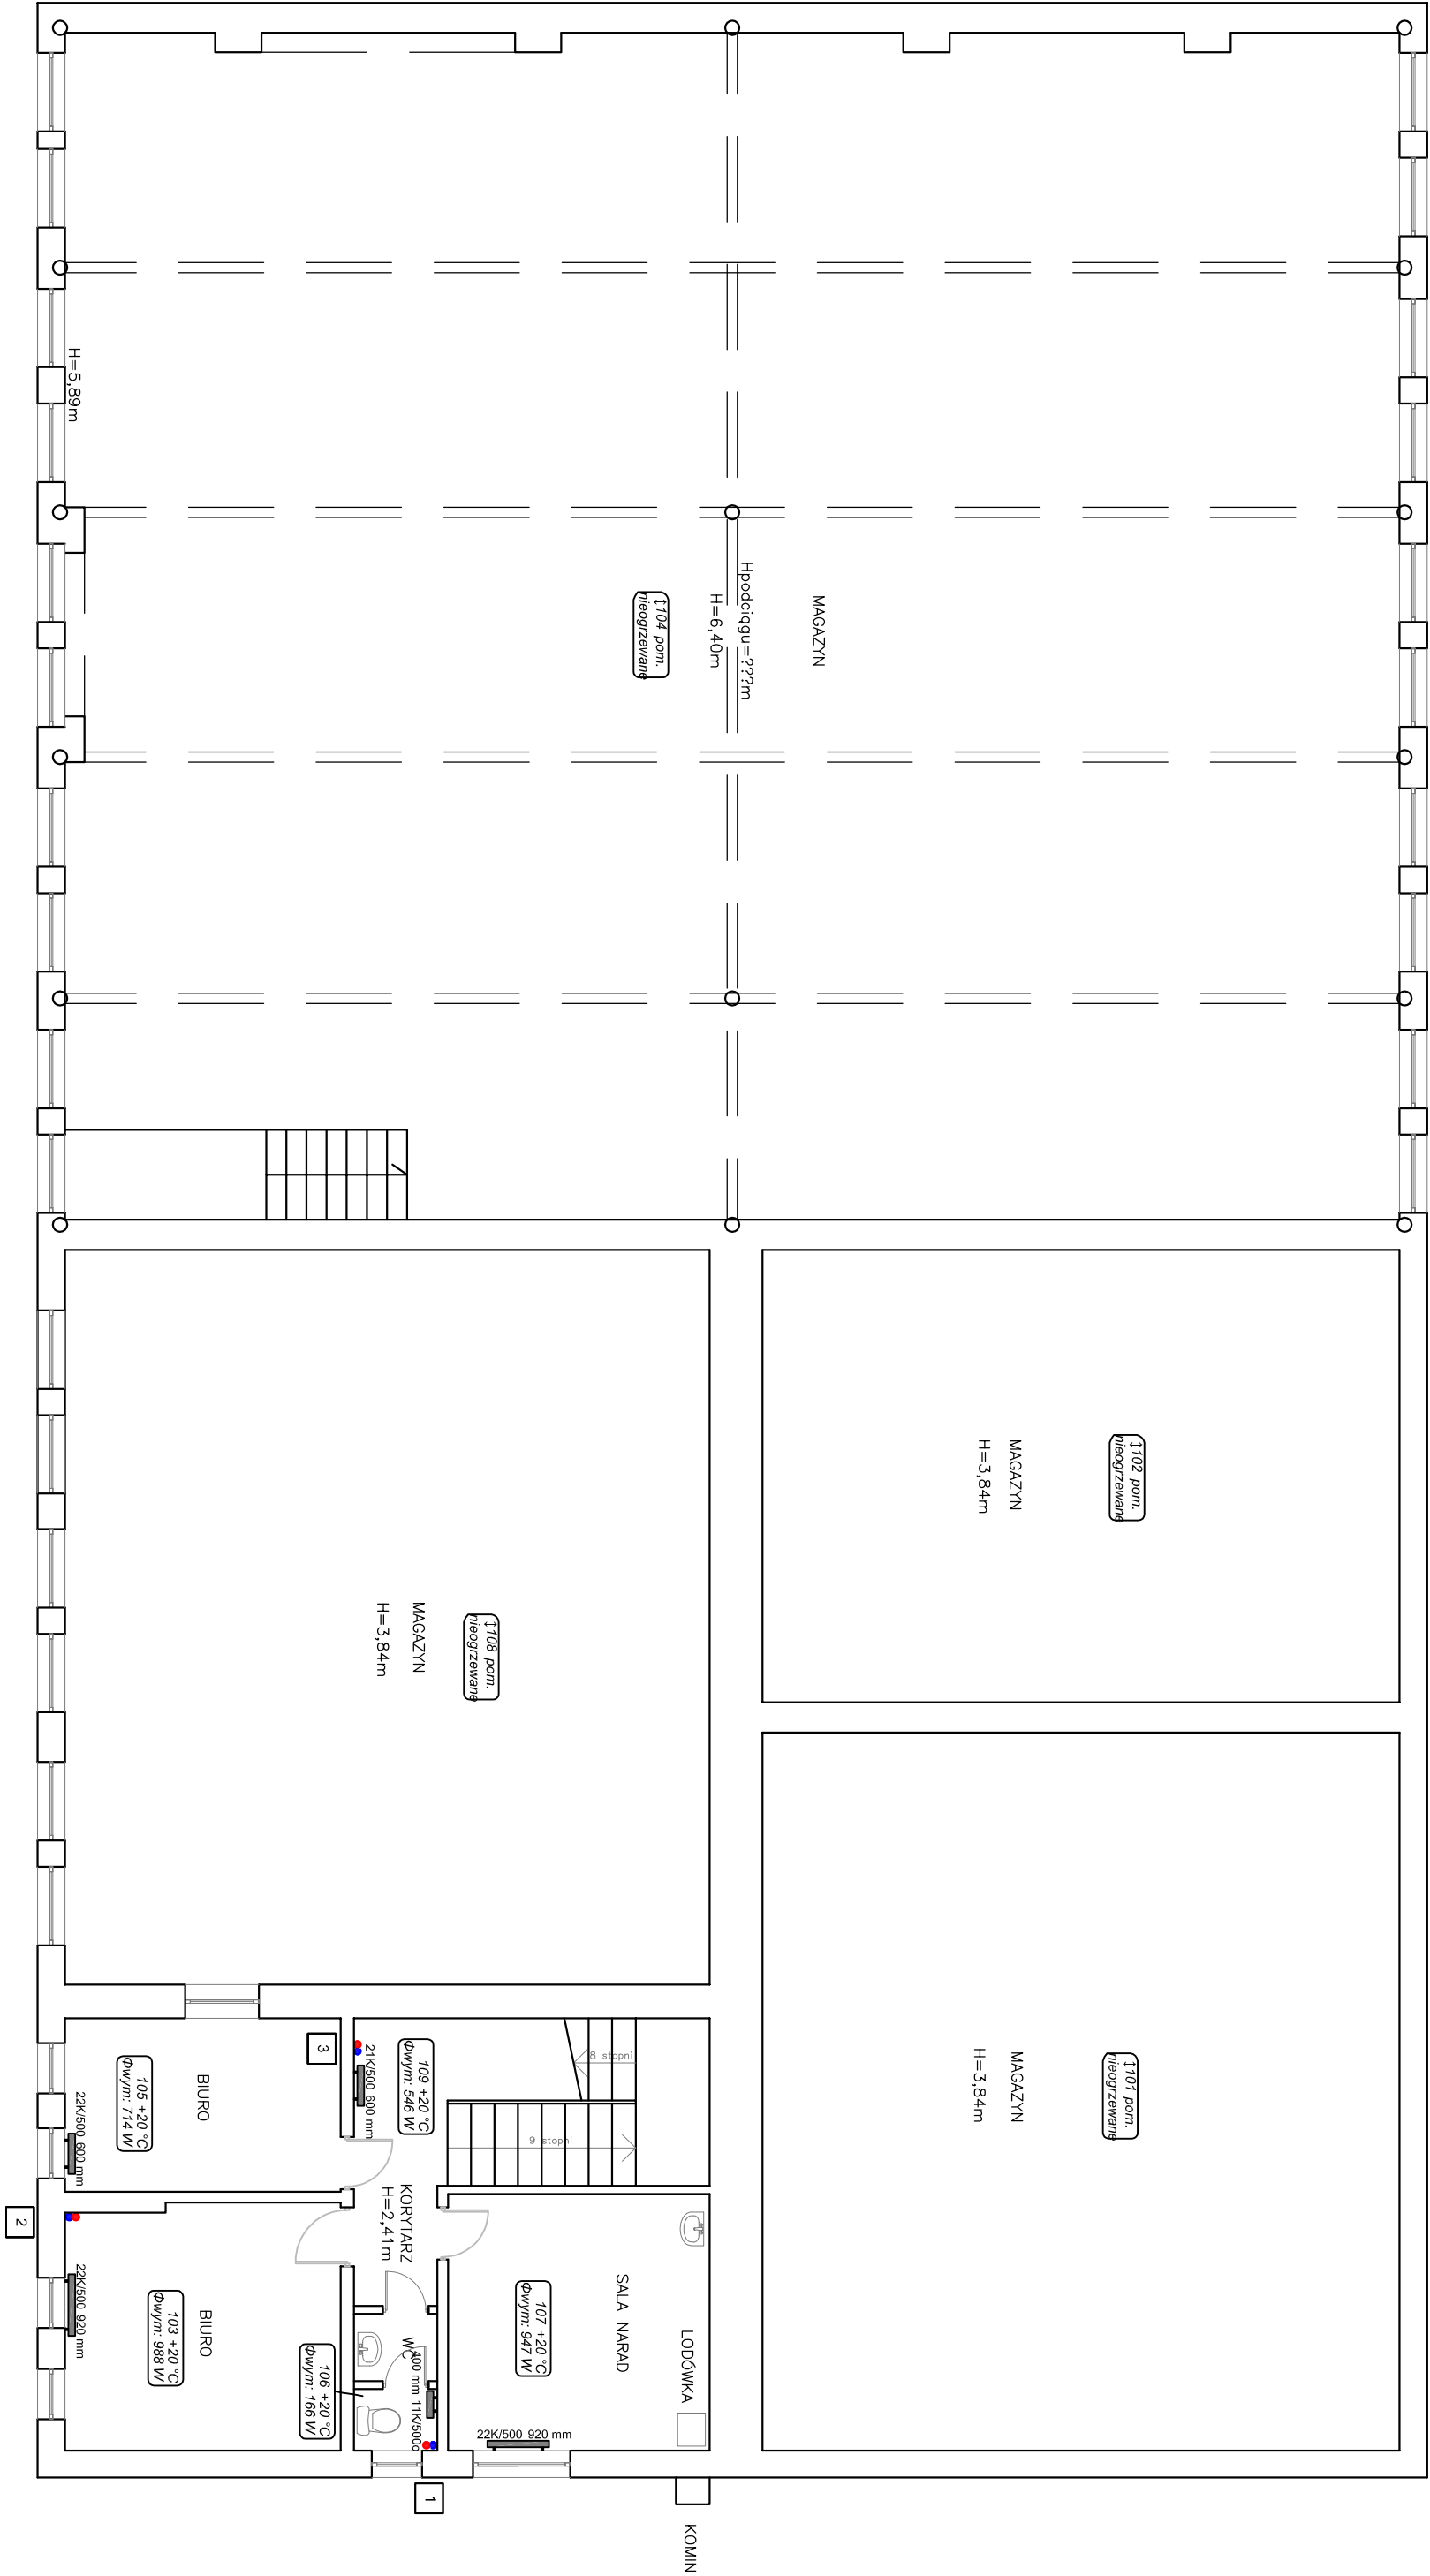



ZAKŁAD GOSP STAROŻREBY

PIĘTRO



LEGENDA:

-  grzejnik niezależny
-  projektowany pion instalacji centralnego ogrzewania
-  projektowana instalacja centralnego ogrzewania - zasilenie
-  projektowana instalacja centralnego ogrzewania - powrót


numer pomieszczenia

temperatura pomieszczenia

104 +20 °C

Φwym.: 1985 W

zapotrzebowanie na ciepło

<div><div><div>Czaszlochowa, ul. Bór 180</div><div>42-202 Czaszlochowa</div><div>www.ineon.net.pl</div><div>tel./fax: +48 +34 3245161</div><div>neon@neon.net.pl</div></div></div>				
Investor:	Gmina Starożreby, 09-440 Starożreby, ul. Plocka 18			
Faza:	PROJEKT BUDOWLANO-WYKONAWCZY			
Branża:	Sanitarna			
Temat:	Dokumentacja techniczna w celu realizacji kompleksowych zadań związanych z poprawą wykorzystania oraz wytwarzaniem energii elektrycznej i ciepłej w budynkach użyteczności publicznej z terenu Obszaru Funkcjonalnego Aglomeracji Plockiej w ramach projektu pn. „Współpraca w ramach Obszaru Funkcjonalnego Aglomeracji Plockiej kluczem do zintegrowanego rozwoju subregionu” realizowanego przez Związek Gmin Regionu Plockiego i współfinansowanego przez Unię Europejską w ramach Programu Operacyjnego Pomoc Techniczna 2007-2013			
	Obiekt: Zakład Gospodarczy przy Urzędzie Gminy Starożreby, ul. Zwińki i Węgny 11, działka nr ewid. 818 819/1 Obręb: Nowa Góra, jedn. ewid.: 141914_2			
Projektował:	mgr inż. Wojciech Norbertiak	SLK/1372/POWS/06	specjalność sanitarna	V 2015
Sprawdził:	mgr inż. Jacek Pioszaj	SLK/4547/POOS/12	specjalność sanitarna	V 2015
INSTALACJA CENTRALNEGO OGRZEWANIA - RZUT PIĘTRA				Skala 1:100
				Nr rysunku C2